


PŮDORYS STROPU M 1:50

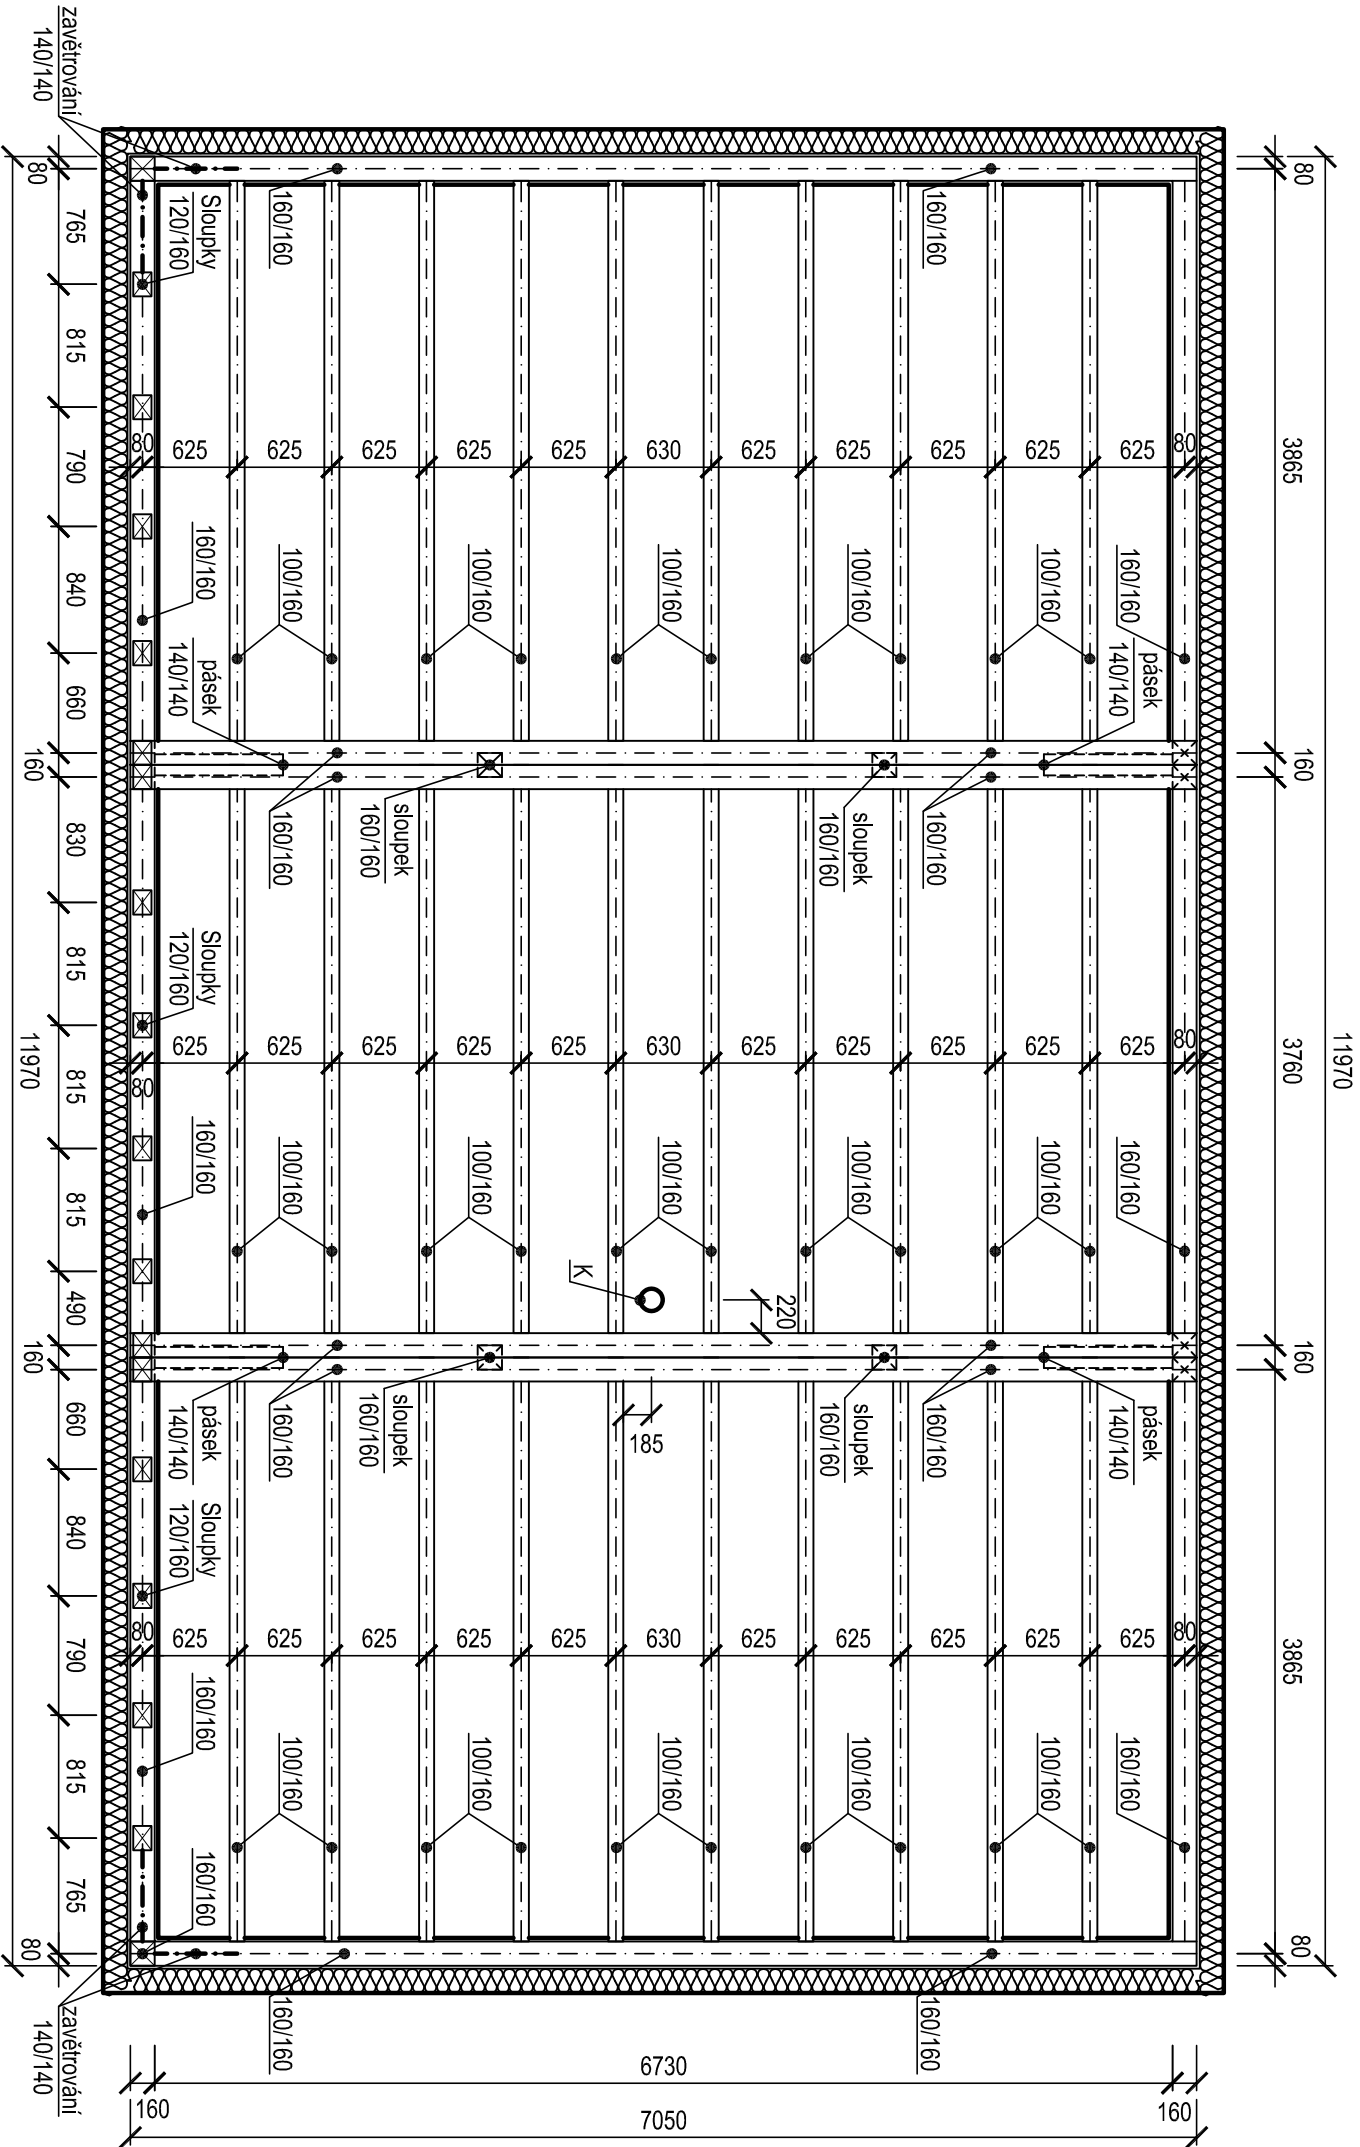

±0,000 = 357,60 m n.m.
SOUŘADNICOVÝ SYSTÉM S-JTSK, VÝŠKOVÝ SYSTÉM BpV

Poznámky :
K - Nerezový třívrství komin, Ø 150 mm, s přívodem vzduchu
Pd slouží pouze k získání stavebního povolení. Pd není určena pro realizaci stavy. Pro realizaci je nutné vypracovat další stupeň pd pro provedení stavy. Při realizaci díla je nutno dodržovat veškeré platné předpisy ohledně bezpečnosti práce. Proto je nutné, aby stavbu prováděla odborná firma, přičemž je nutné, aby příslušní pracovníci byli řádně proškoleni z hlediska bezpečnosti práce a z hlediska veškerých činností, které budou provádět.

INVESTOR :			STUPEŇ : OSP
HLAVNÍ PROJEKTANT : Ing. Jiří Sládek, Radýnská 634, 33202 Slaný Plzeň, ČR PROJEKTANT : Václav Bozděch, Kozolupy 37, 330 32 Kozolupy			DATUM : 05/2024
OKRES : STAVBA : Dřevostavba modulového RD D Dokumentace objektu - D.1 Dokumentace stavebního nebo inženýrského objektu D.1.1 Architektonicko-stavební řešení	OBEČ : K.Ú. :		MĚŘÍTKO : 1:50
	OBSAH : PŮDORYS STROPU		ČÍSLO VÝKRESU D.1.1.4