



PŮDORYS KROVU M 1:50

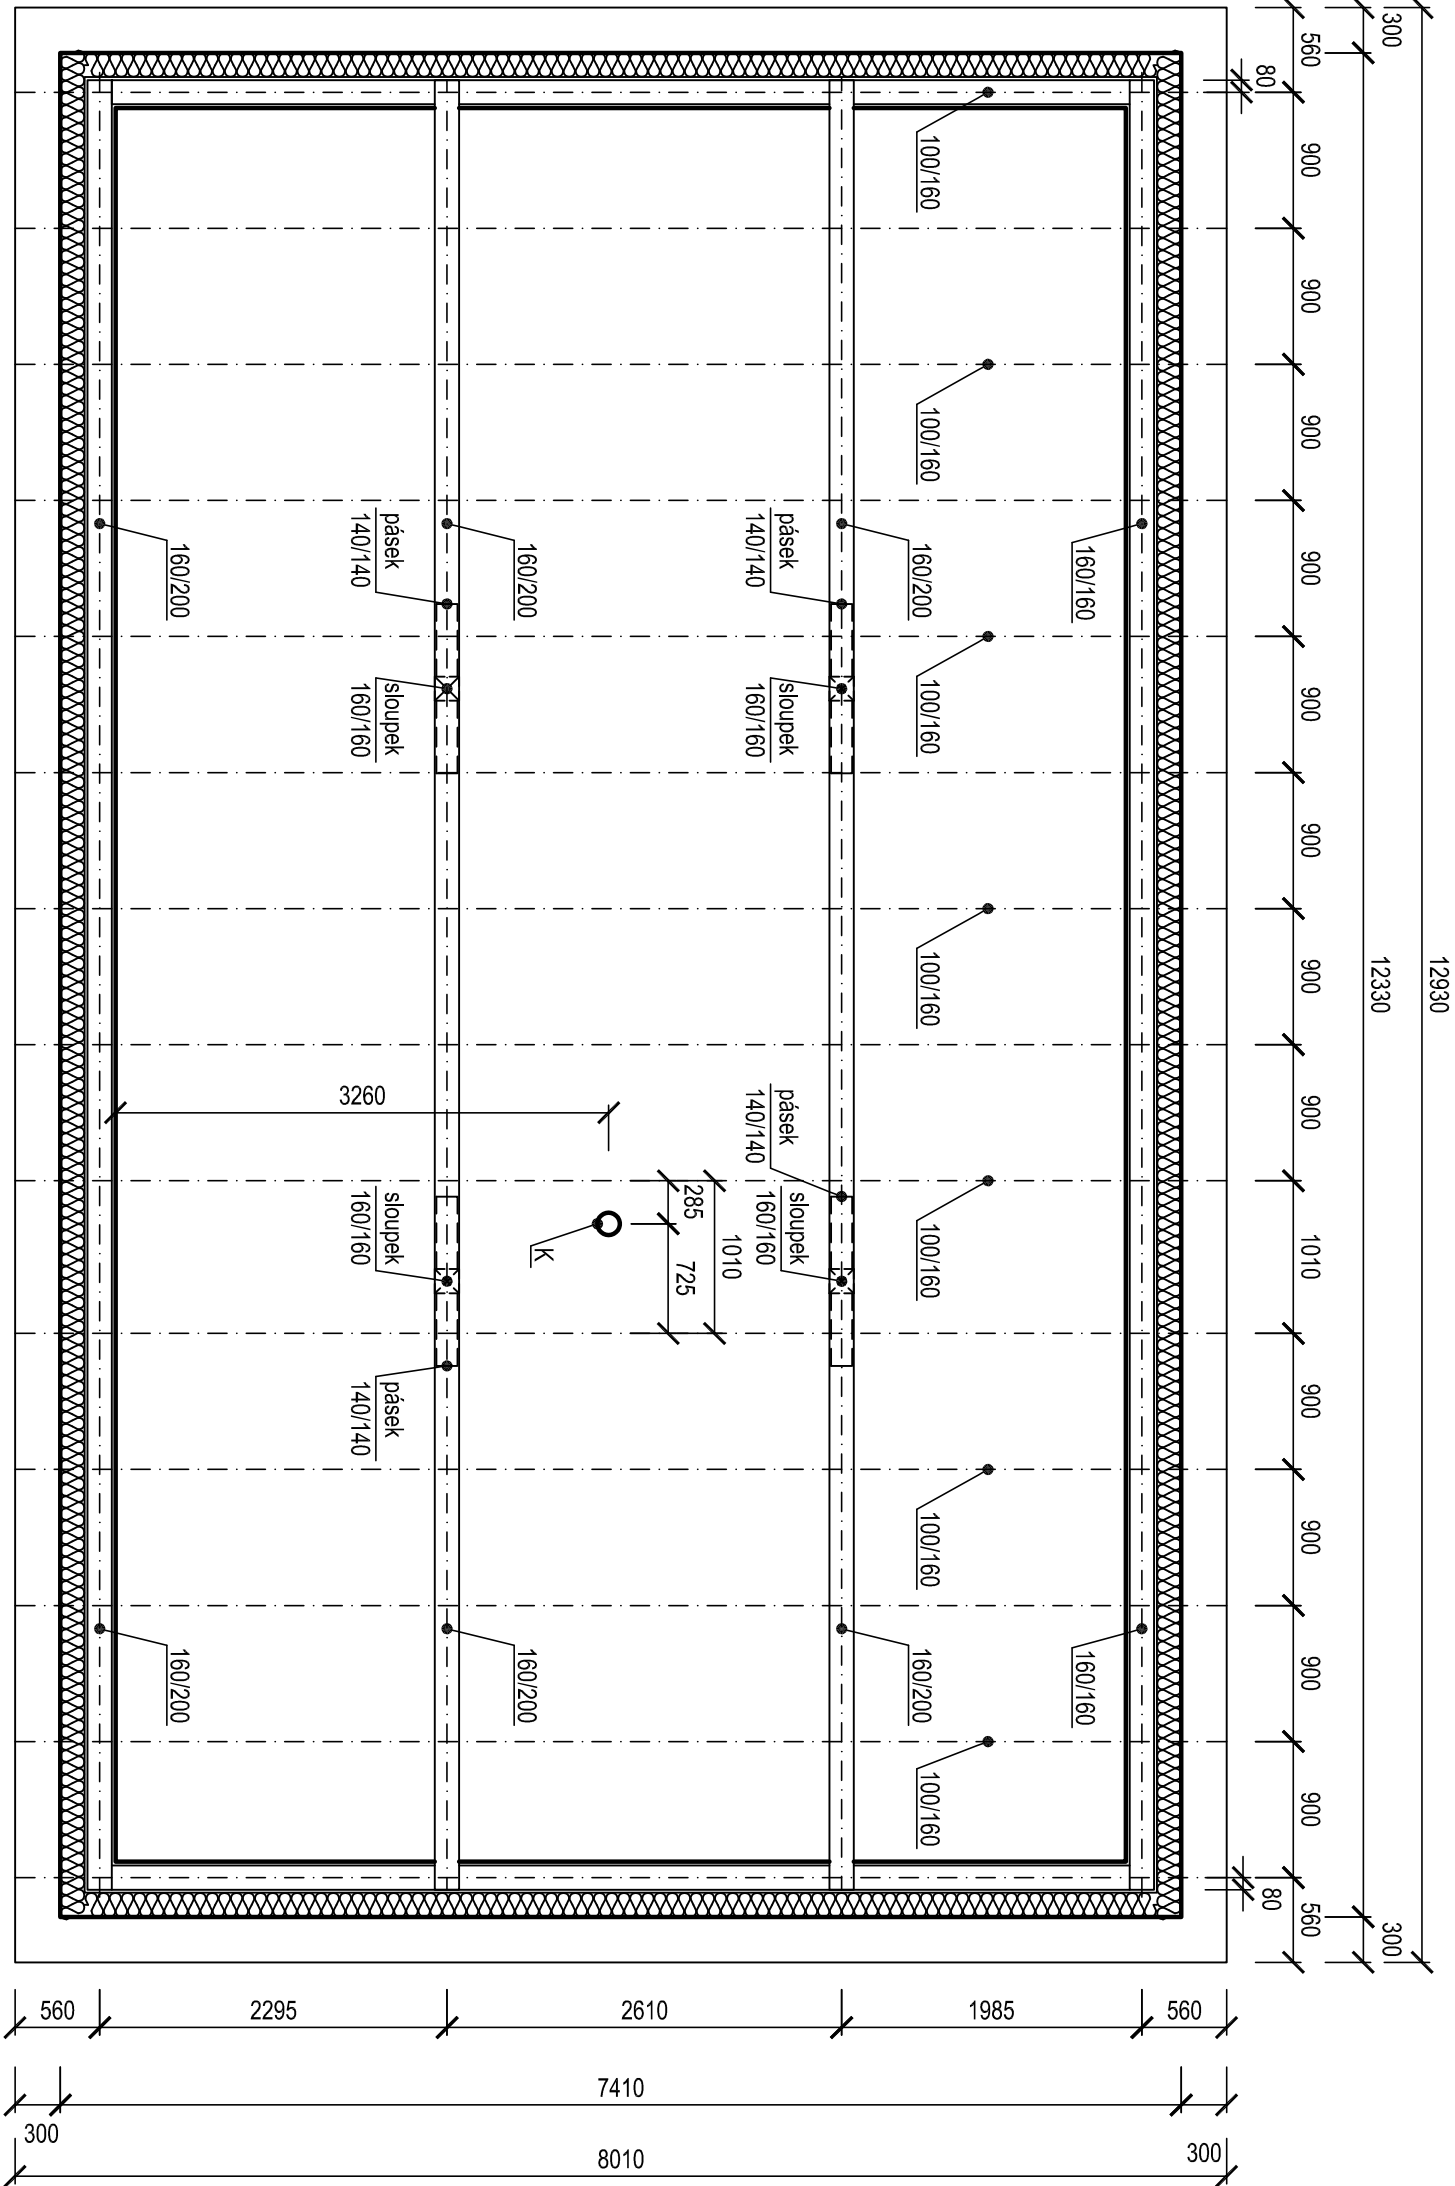

±0,000 = 357,60 m n.m.
SOUŘADNICOVÝ SYSTÉM S-JTSK, VÝŠKOVÝ SYSTÉM BpV

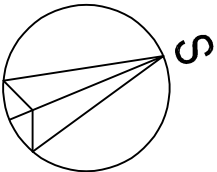

Poznámky :

K - Nerezový trřivstřví komin, Ø 150 mm, s přívodem vzduchu

Pd slouží pouze k získání stavebního povolení. Pd není určena pro realizaci stavby. Pro realizaci je nutné vypracovat další stupeň pd pro provedení stavby. Při realizaci díla je nutno dodržovat veškeré platné předpisy ohledně bezpečnosti práce. Proto je nutné, aby stavbu prováděla odborná firma, přičemž je nutné, aby příslušní pracovníci byli řádně proškoleni z hlediska bezpečnosti práce a z hlediska veškerých činností, které budou provádět.

INVESTOR :			STUPEŇ : DSP DATUM : 05/2024 MĚŘÍTKO : 1:50 ČÍSLO VÝKRESU D.1.1.5
HLAVNÍ PROJEKTANT : Ing. Jiří Sládek, Radýnská 634, 33202 Slaný Plzeň, ČKAIT 0201614			
PROJEKTANT : Václav Bozděch, Kozolupy 37, 330 32 Kozolupy			
OKRES :	OBEČ :	K.Ú. :	
STAVBA : Dřevostavba modulového RD D Dokumentace objektu - D.1 Dokumentace stavebního nebo inženýrského objektu D.1.1 Architektonicko-stavební řešení			
OBSAH : PŮDORYS KROVU			